

MAPA DO CELÓW PROJEKTOWYCH
skala 1:500



GN16640.2.2.07.2019
województwo łódzkie
powiat opoczyński
gmina: 100701_2 Białaczów
obręb: 0004 Parczów

Układ współrzędnych "2000"/m
Poziom odniesienia "Krasocień 86"
Stan aktualności na 24.10.2019r.


GEODETA
Paweł Kowalczyk
KRS: 143358
NIP: 781158895, REG: 109541288

GEO-PLAN
USŁUGI GEODEZYJNE
Zachoczów 57, 26-332 Szawno
NIP 781158895, REG. 109541288
Główny dział. tel. 22019

Nie wykazuje się istnienia w terenie innych nie wskazanych na niniejszej mapie urządzeń podziemnych.
Kiedy nie były zgłoszone do inwentaryzacji lub o których brak jest informacji w niniejszych brzożwiach.
Granice działek określono na podstawie danych ewidencyjnych gminnych.
Mapa została wykonana bez ustalenia określonego składowości granicymi.

Punkty osnowy geodezyjnej podlegają ochronie.
(Prawo Geod. i Kart. - Ust. z dn. 12.05.1998r., Rozp. MSWiA w sprawie ochrony znaków geodezyjnych,
geodezyjnych i mapylnych z dn. 15.04.1999r.)

Wzrostła się za pośrednictwem dokumentu został opublikowany w wyroku gminnego sądu administracyjnego, którego treścią zawierał opinię techniczną wyrażoną do niniejszego projektu. Wzrostła się za pośrednictwem dokumentu został opublikowany w wyroku gminnego sądu administracyjnego, którego treścią zawierał opinię techniczną wyrażoną do niniejszego projektu.	STAROSTA OPOCZYŃSKI
data wystąpienia systemu rekrutacyjnego, nr ewidencyjny rekrutacyjnego systemu	P. 1007.2019.2166
nrk, nazwisko i podpis osoby reprezentującej organ	3.1 BRN 2019.2166
Eksport graficzny w formacie DWG I Gospodarstwo Rolnicze	

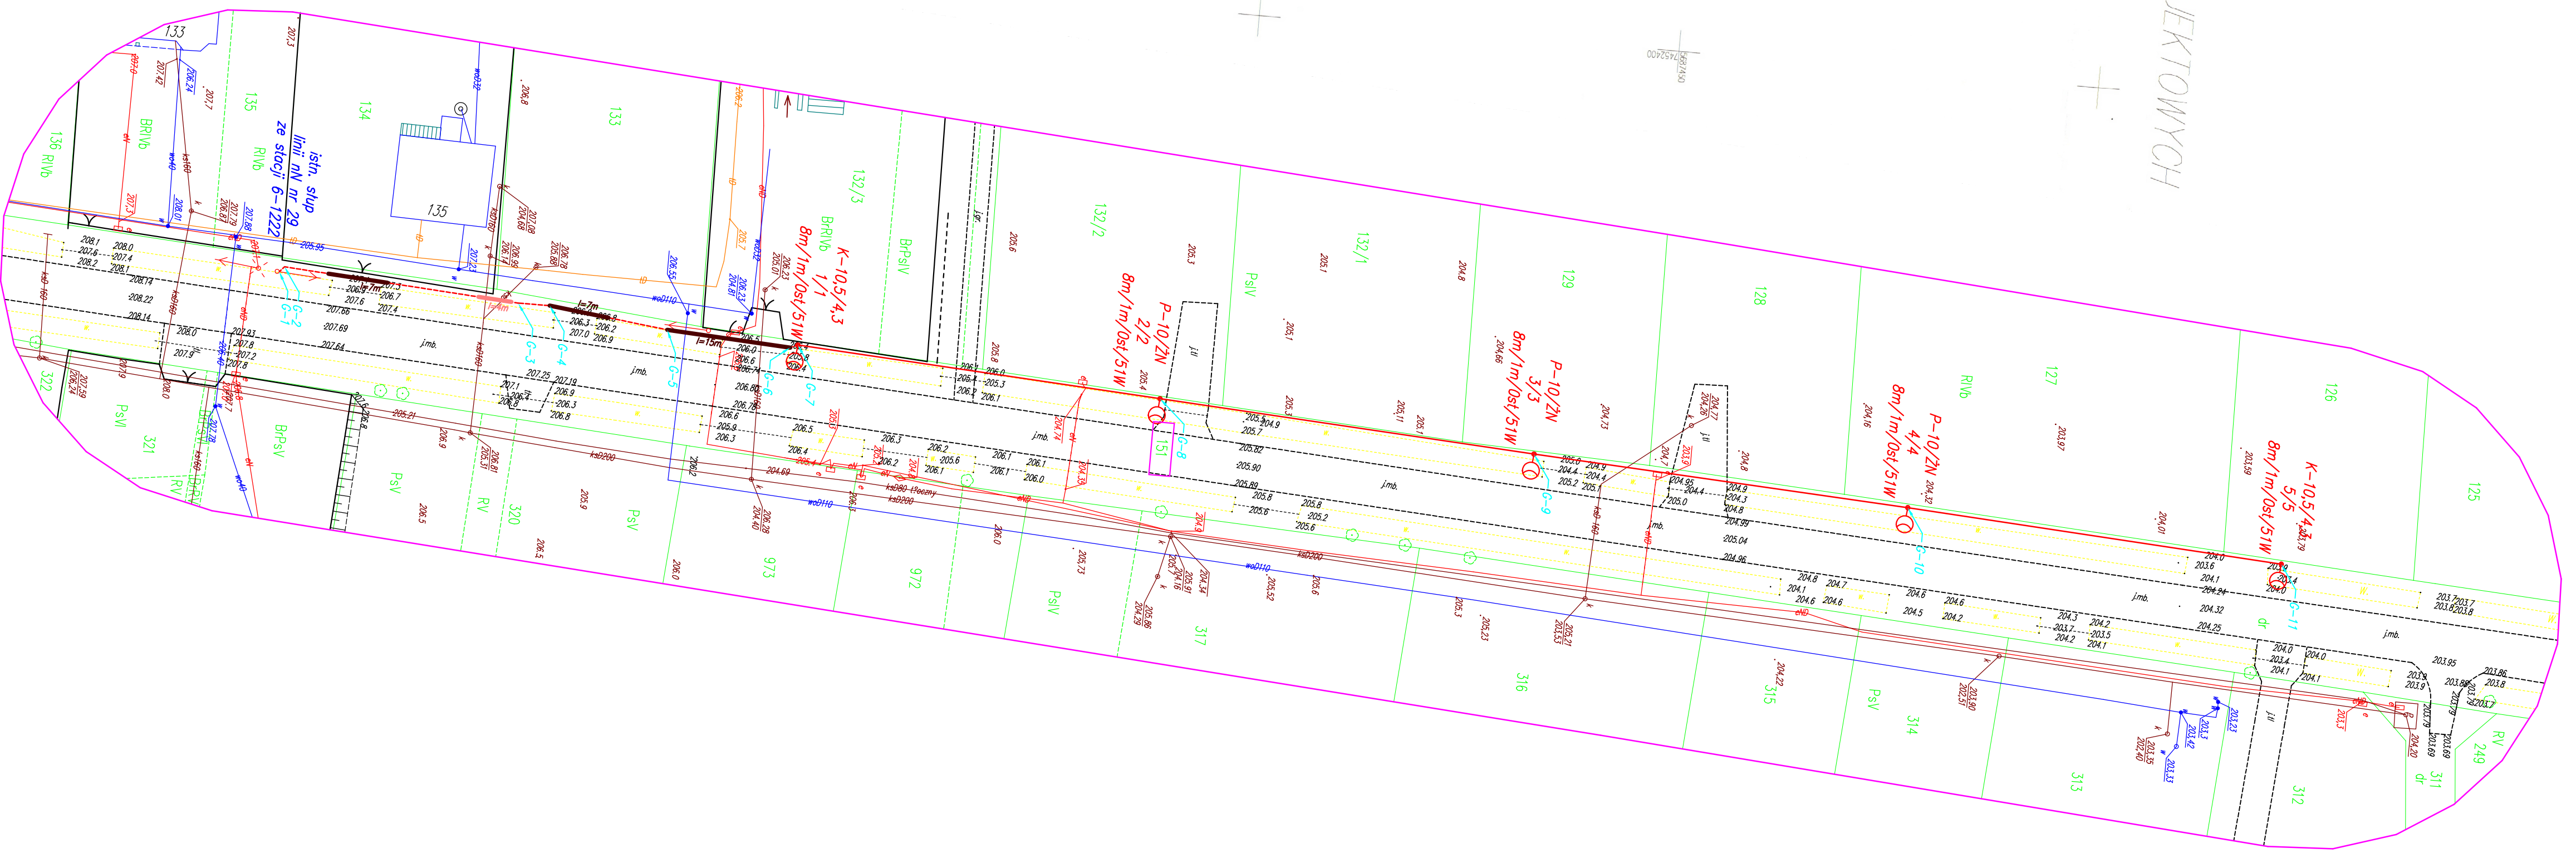

- LEGENDA:**
- proj. przewód oświetleniowy AsXSn 2x25mm²
 - proj. słup oświetleniowy typ słupa/nr słupa/nr oprawy wys. h=8m, wysięgnik l=1m, nach.=0st., P=51W
 - proj. kabel oświetleniowy YAKXs 4x35 mm²
 - proj. rura osłonowa typu DVK 75
 - proj. rura osłonowa typu SRS 75 (przecisk)

Inwestor: Gmina Białaczów, ul. Piotrkowska 12, 26-307 Białaczów		
Nazwa i adres obiektu: Sieć elektroenergetyczna oświetlenia ulicznego Parczów, gm. Białaczów, pow. opoczyński, woj. łódzkie		
Stadium: Projekt budowlany		
Projektował: Paweł Kowalczyk	Nr uprawnień: LOD/1927/POOE/12	Podpis:
Sprawdził: Tadeusz Pluta	Nr uprawnień: GT-I-10220/22/76	Podpis:
Nazwa rysunku: Projekt zagospodarowania terenu		
Data: 12.2019	Skala: 1:500	
Nr rysunku: E-01	Nr strony:	